



空気圧送式浚渫船 (N-51)

平面図

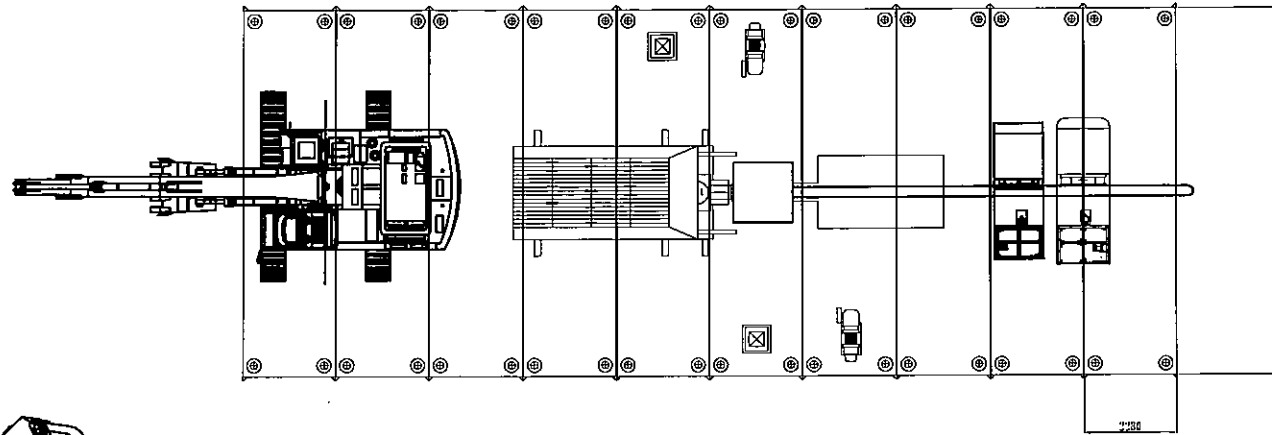

側面図

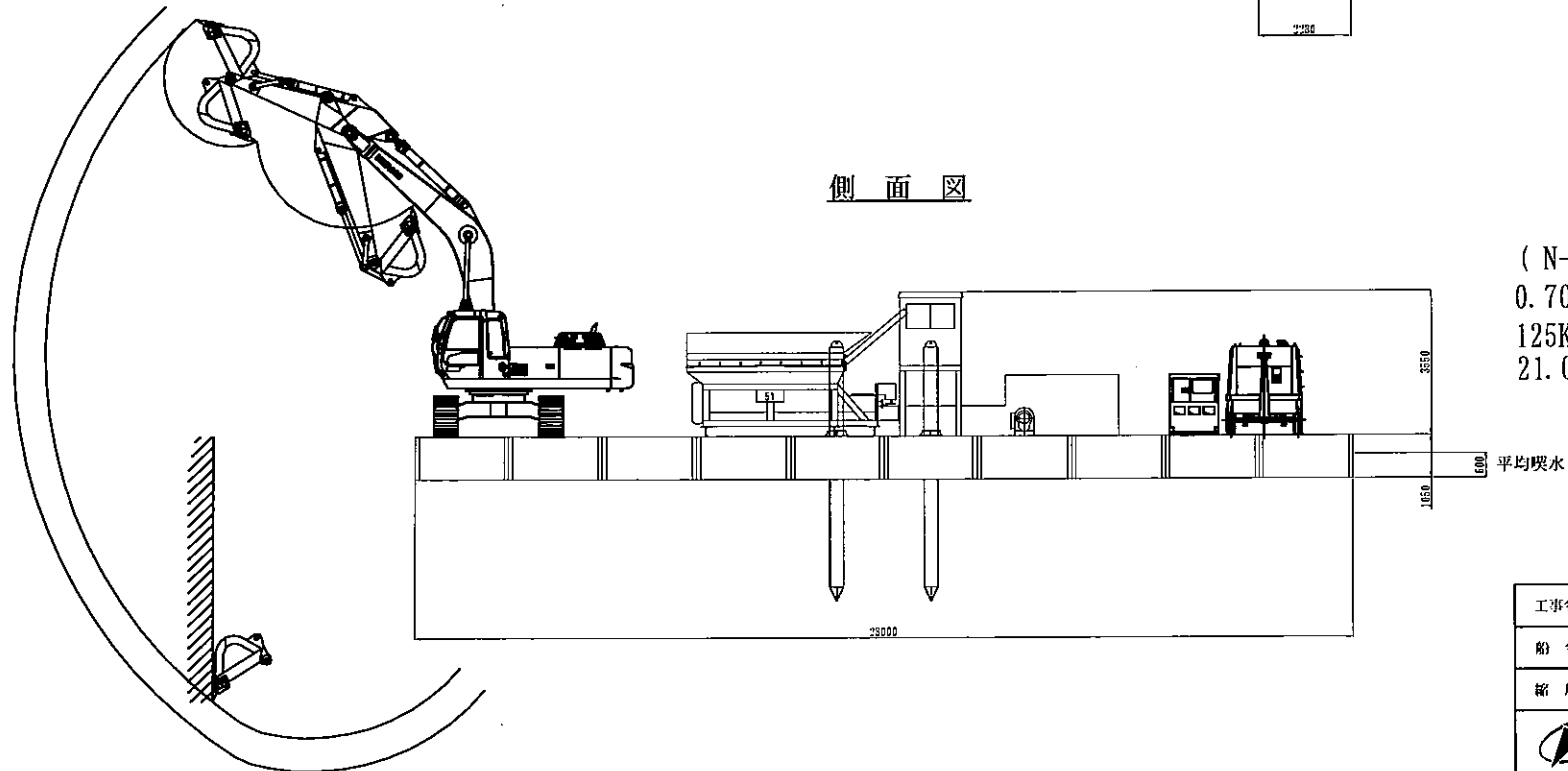

(N-51)
 0.70m³級バックホウ
 125KVA 発電機
 21.0m³/min コンプレッサー×2

工事名	
船名	空気圧送式浚渫船 (N-51)
縮尺	



株式会社 ナガシマ

NAGASHIMA